

비전관 2층 행정사무실 구축 공사

2018.08

NOTE:

KEY PLAN:

No.	Date	Revision Description	Chkd.

ISSUES & REVISIONS

설계도명
Project

행정사무실 구축 공사

디자인
Designed by

당당
Drawn by

관도
Checked by

승인
Approved

도면명
Title

비전관 2층 평면도(현황)

축척
Scale

설계번호
Project No.

일자
Date


2018. 08.

도면번호
Drawing No.

설계번호
Sheet No.

Rev. No.

△

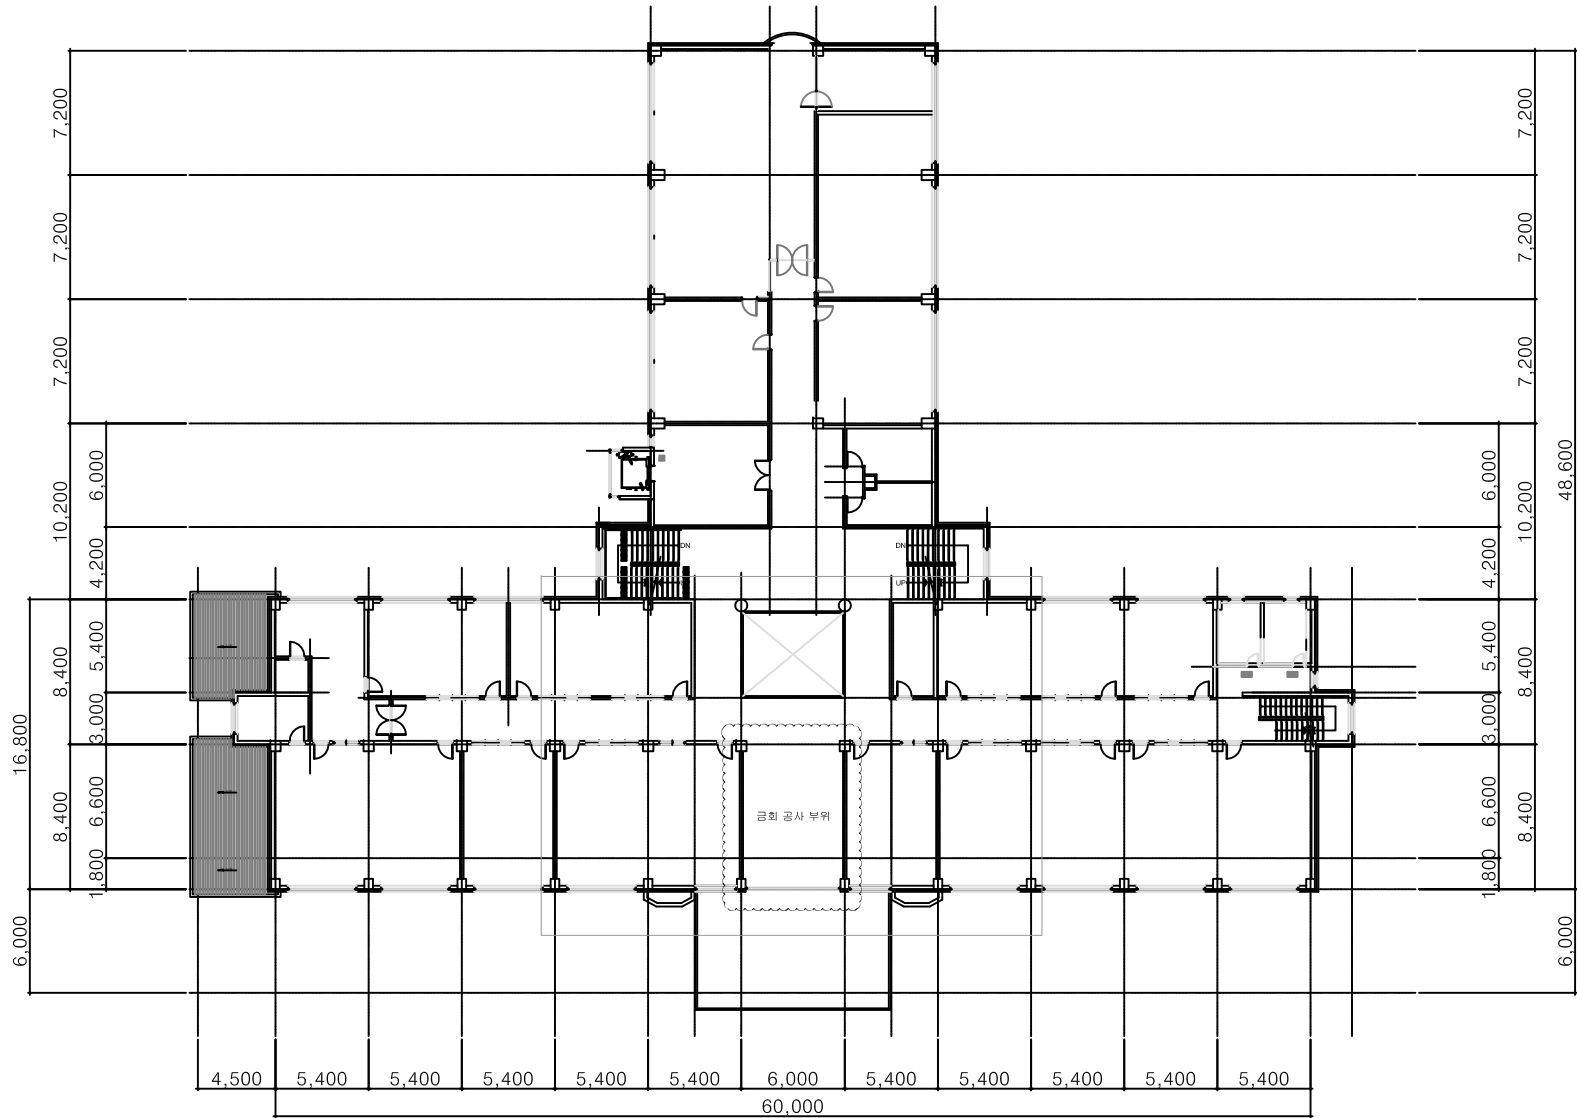

비전관 2층 평면도(현황)

NOTE:

KEY PLAN:

No.	Date	Revision Description	Chkd.

ISSUES & REVISIONS

설계도명
Project

행정사무실 구축 공사

디자인
Designed by

당당
Drawn by

관도
Checked by

승인
Approved

도면명
Title

비전관 2층 평면도

축척
Scale

설계번호
Project No.

일자
Date


2018. 08.

도면번호
Drawing No.

설계번호
Sheet No.

Rev. No.

△

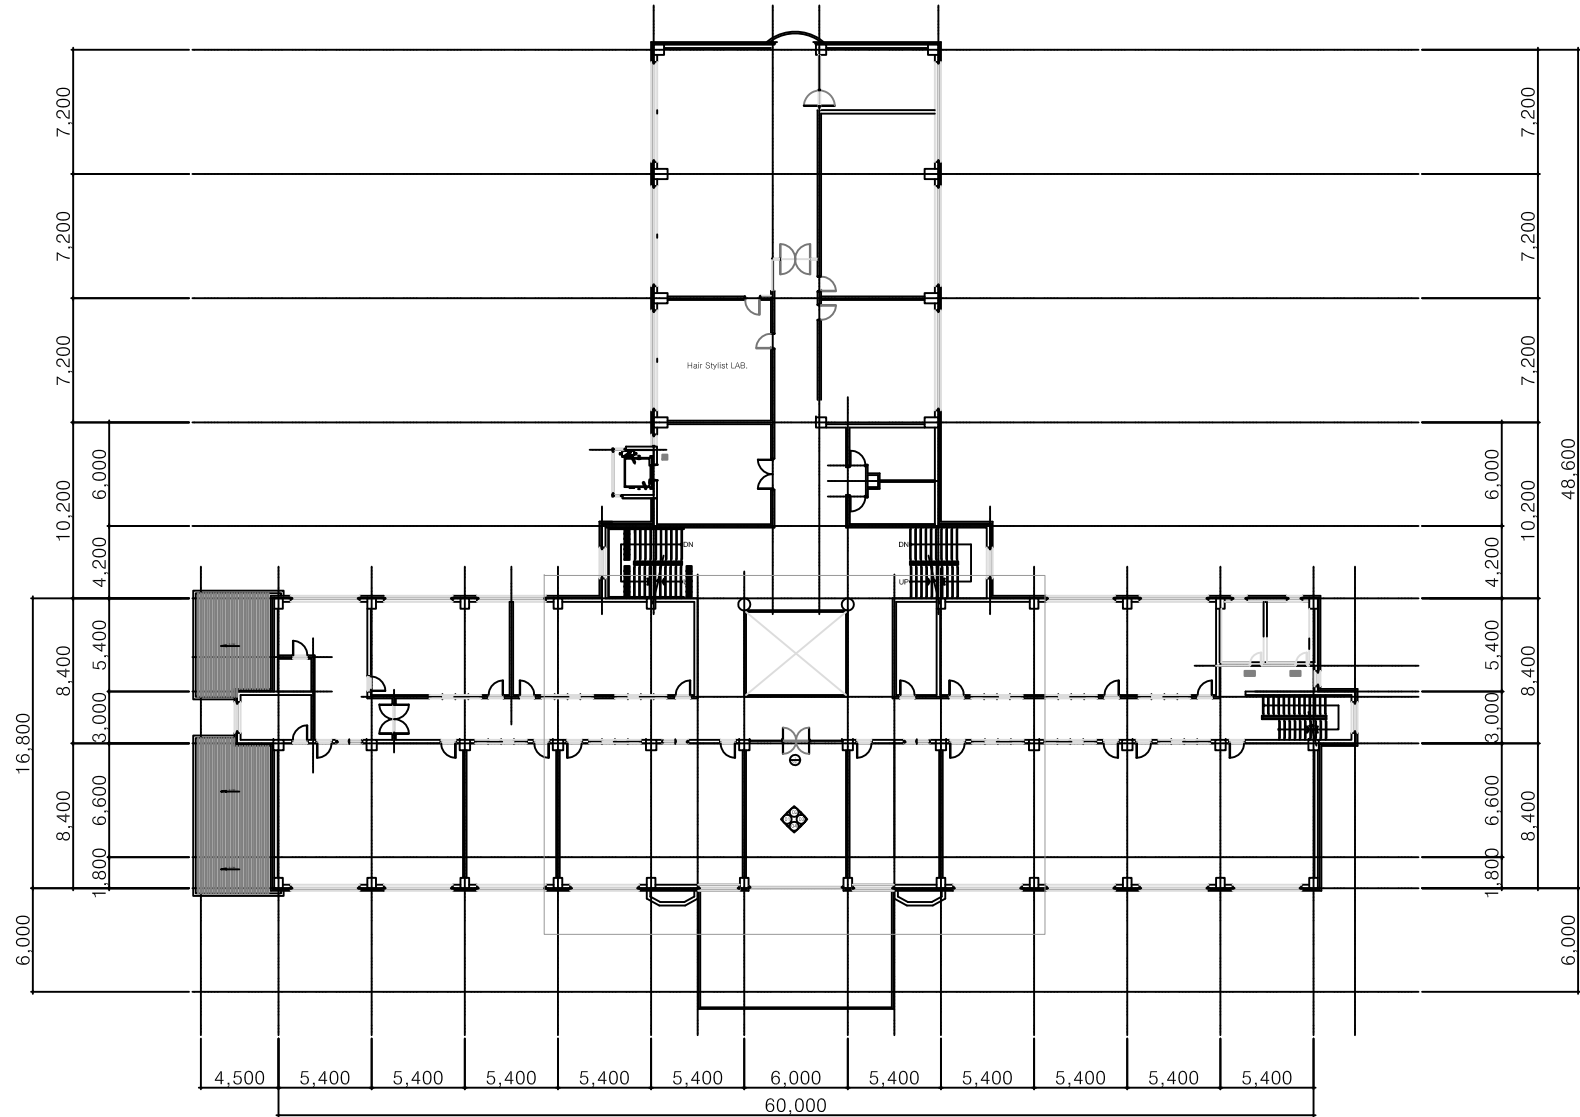


비전관 2층 평면도

NOTE:

1. 조명

구분	내 용
기종	LED40W 무광형(SOLUX 40W)
기종	THK 기준 백스(800×300)
기종	시스템 냉난방기(4way) 실내기

- 스카프 및 의류 및 장신구 group의 담당자 협의
- 냉난방기 중앙 관리를 연결 포함
- 문전등, 전등관선 및 등산 요트 계소, 위치는 담당자와 협의한다.

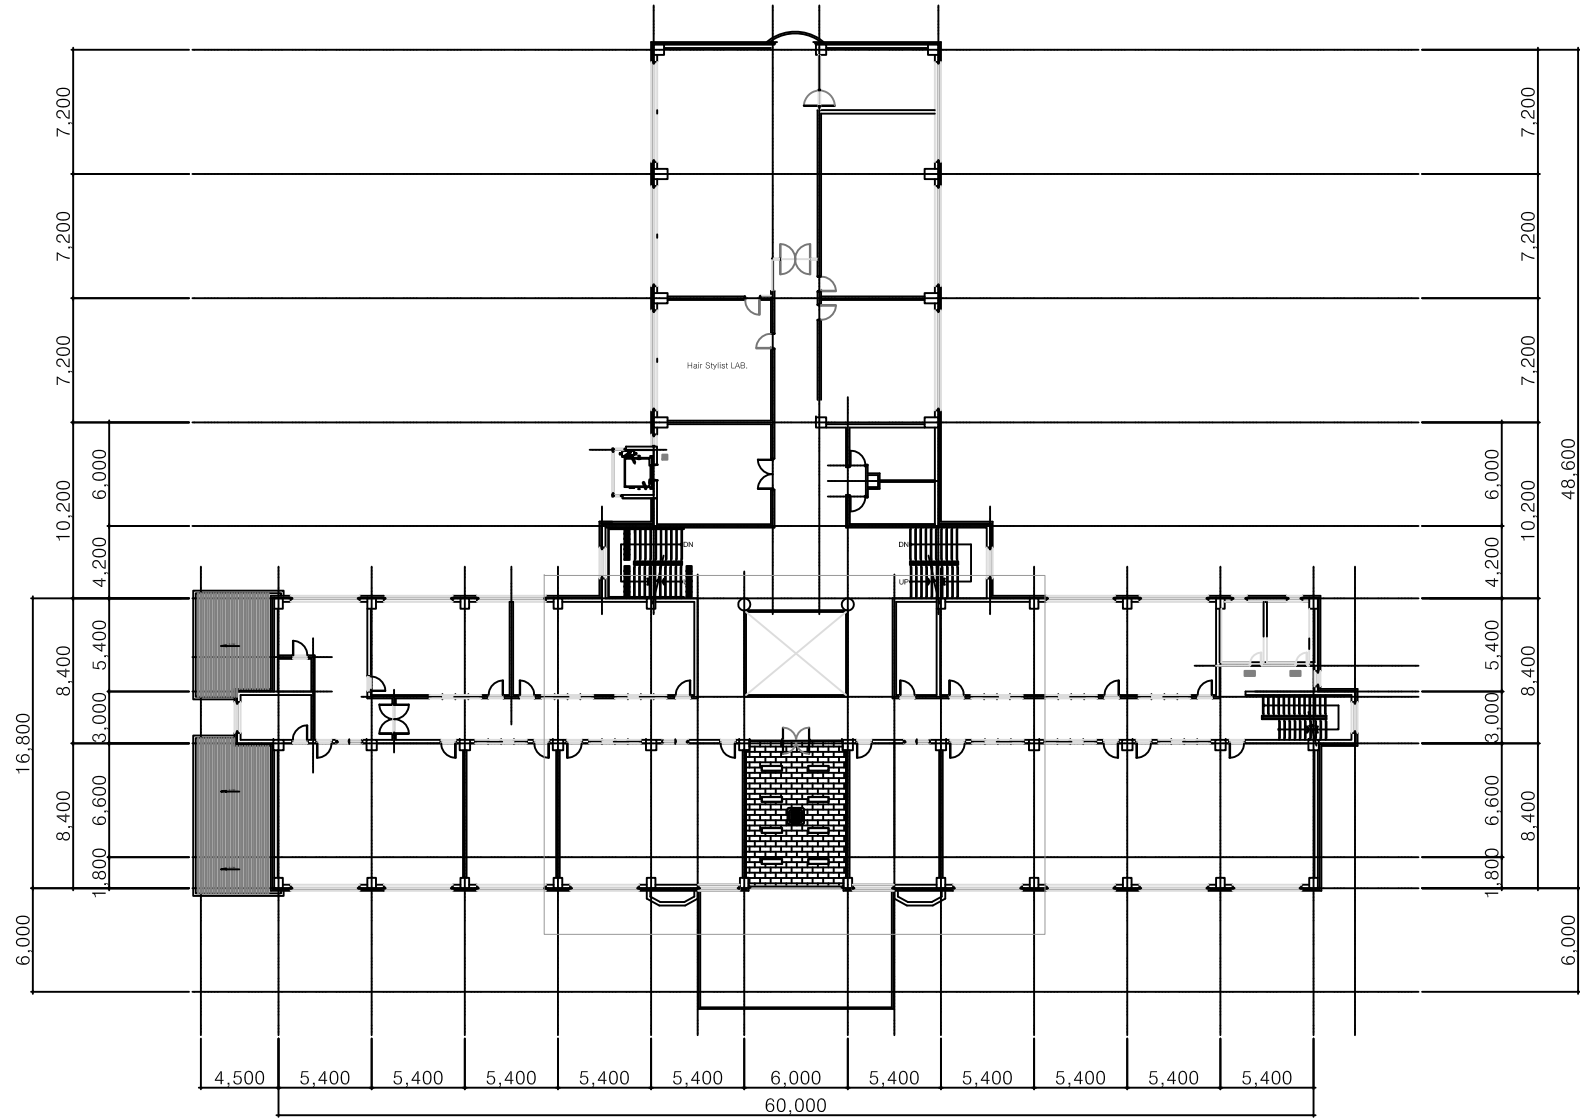

비전관 2층 평면도(천장)

No. Date Revision Description Chkd.

ISSUES & REVISIONS

설계도면 Project

행정사무실 구축 공사

디자인 Designed by

당당 Drawn by

관도 Checked by

승인 Approved

도면명 Title

비전관 2층 평면도(천장)

축척 Scale

설계번호 Project No.

일자 Date 2018. 08.

도면번호 Drawing No.

설계번호 Sheet No.

Rev. △

NOTE:

KEY PLAN:
* 외부 설치 포함, 인터넷 전화를 배선한 통신실
에서 직접 배선 연결 한다.



No.	Date	Revision Description	Chkd.

ISSUES & REVISIONS



설계도명 Project	
공동실습실 환경구축	
디자인 Designed by	...
당당 Drawn by	...
검토 Checked by	...
승인 Approved	...

도면명 Title	입면 전개도 2
--------------	----------

축척 Scale	
설계번호 Project No.	
일자 Date	2018. 05. 23
도면번호 Drawing No.	
설계번호 Sheet No.	
Rev.	△

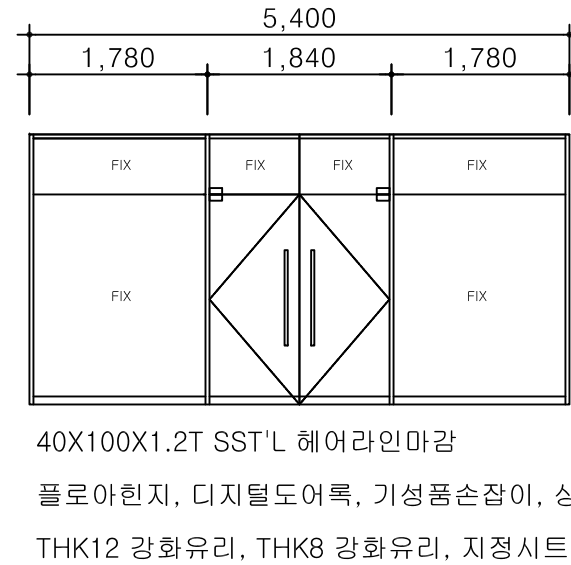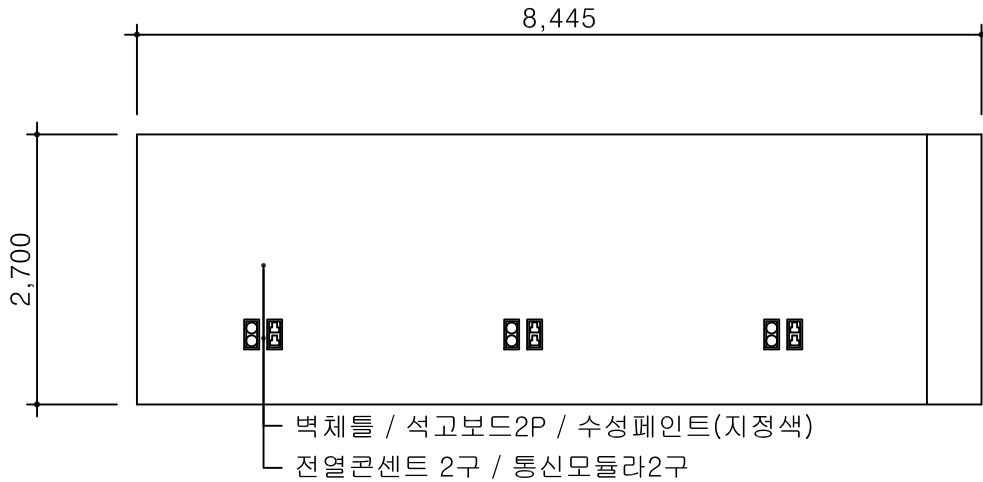

입면 전개도(1~2)

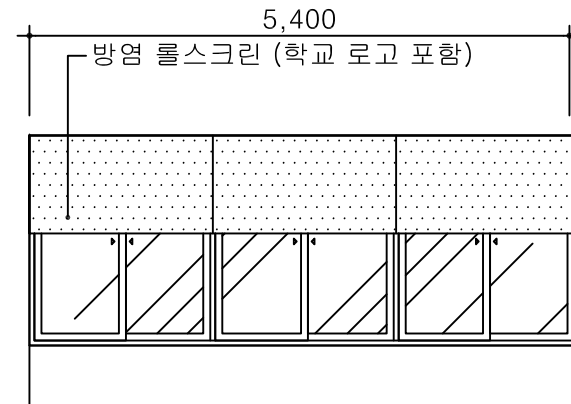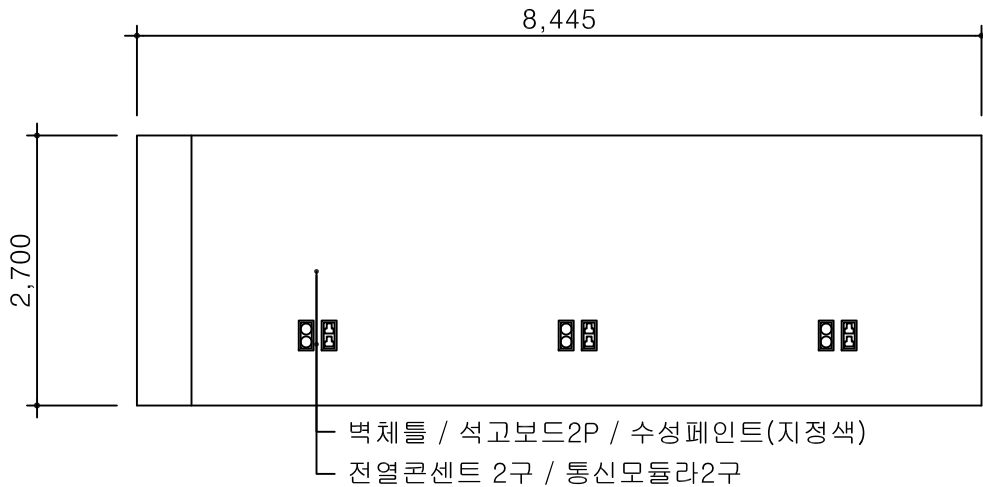

입면 전개도(3~4)