


에코업혁신융합대학 사업단 사무실 및 회의실 구축 환경개선 공사

2023.08

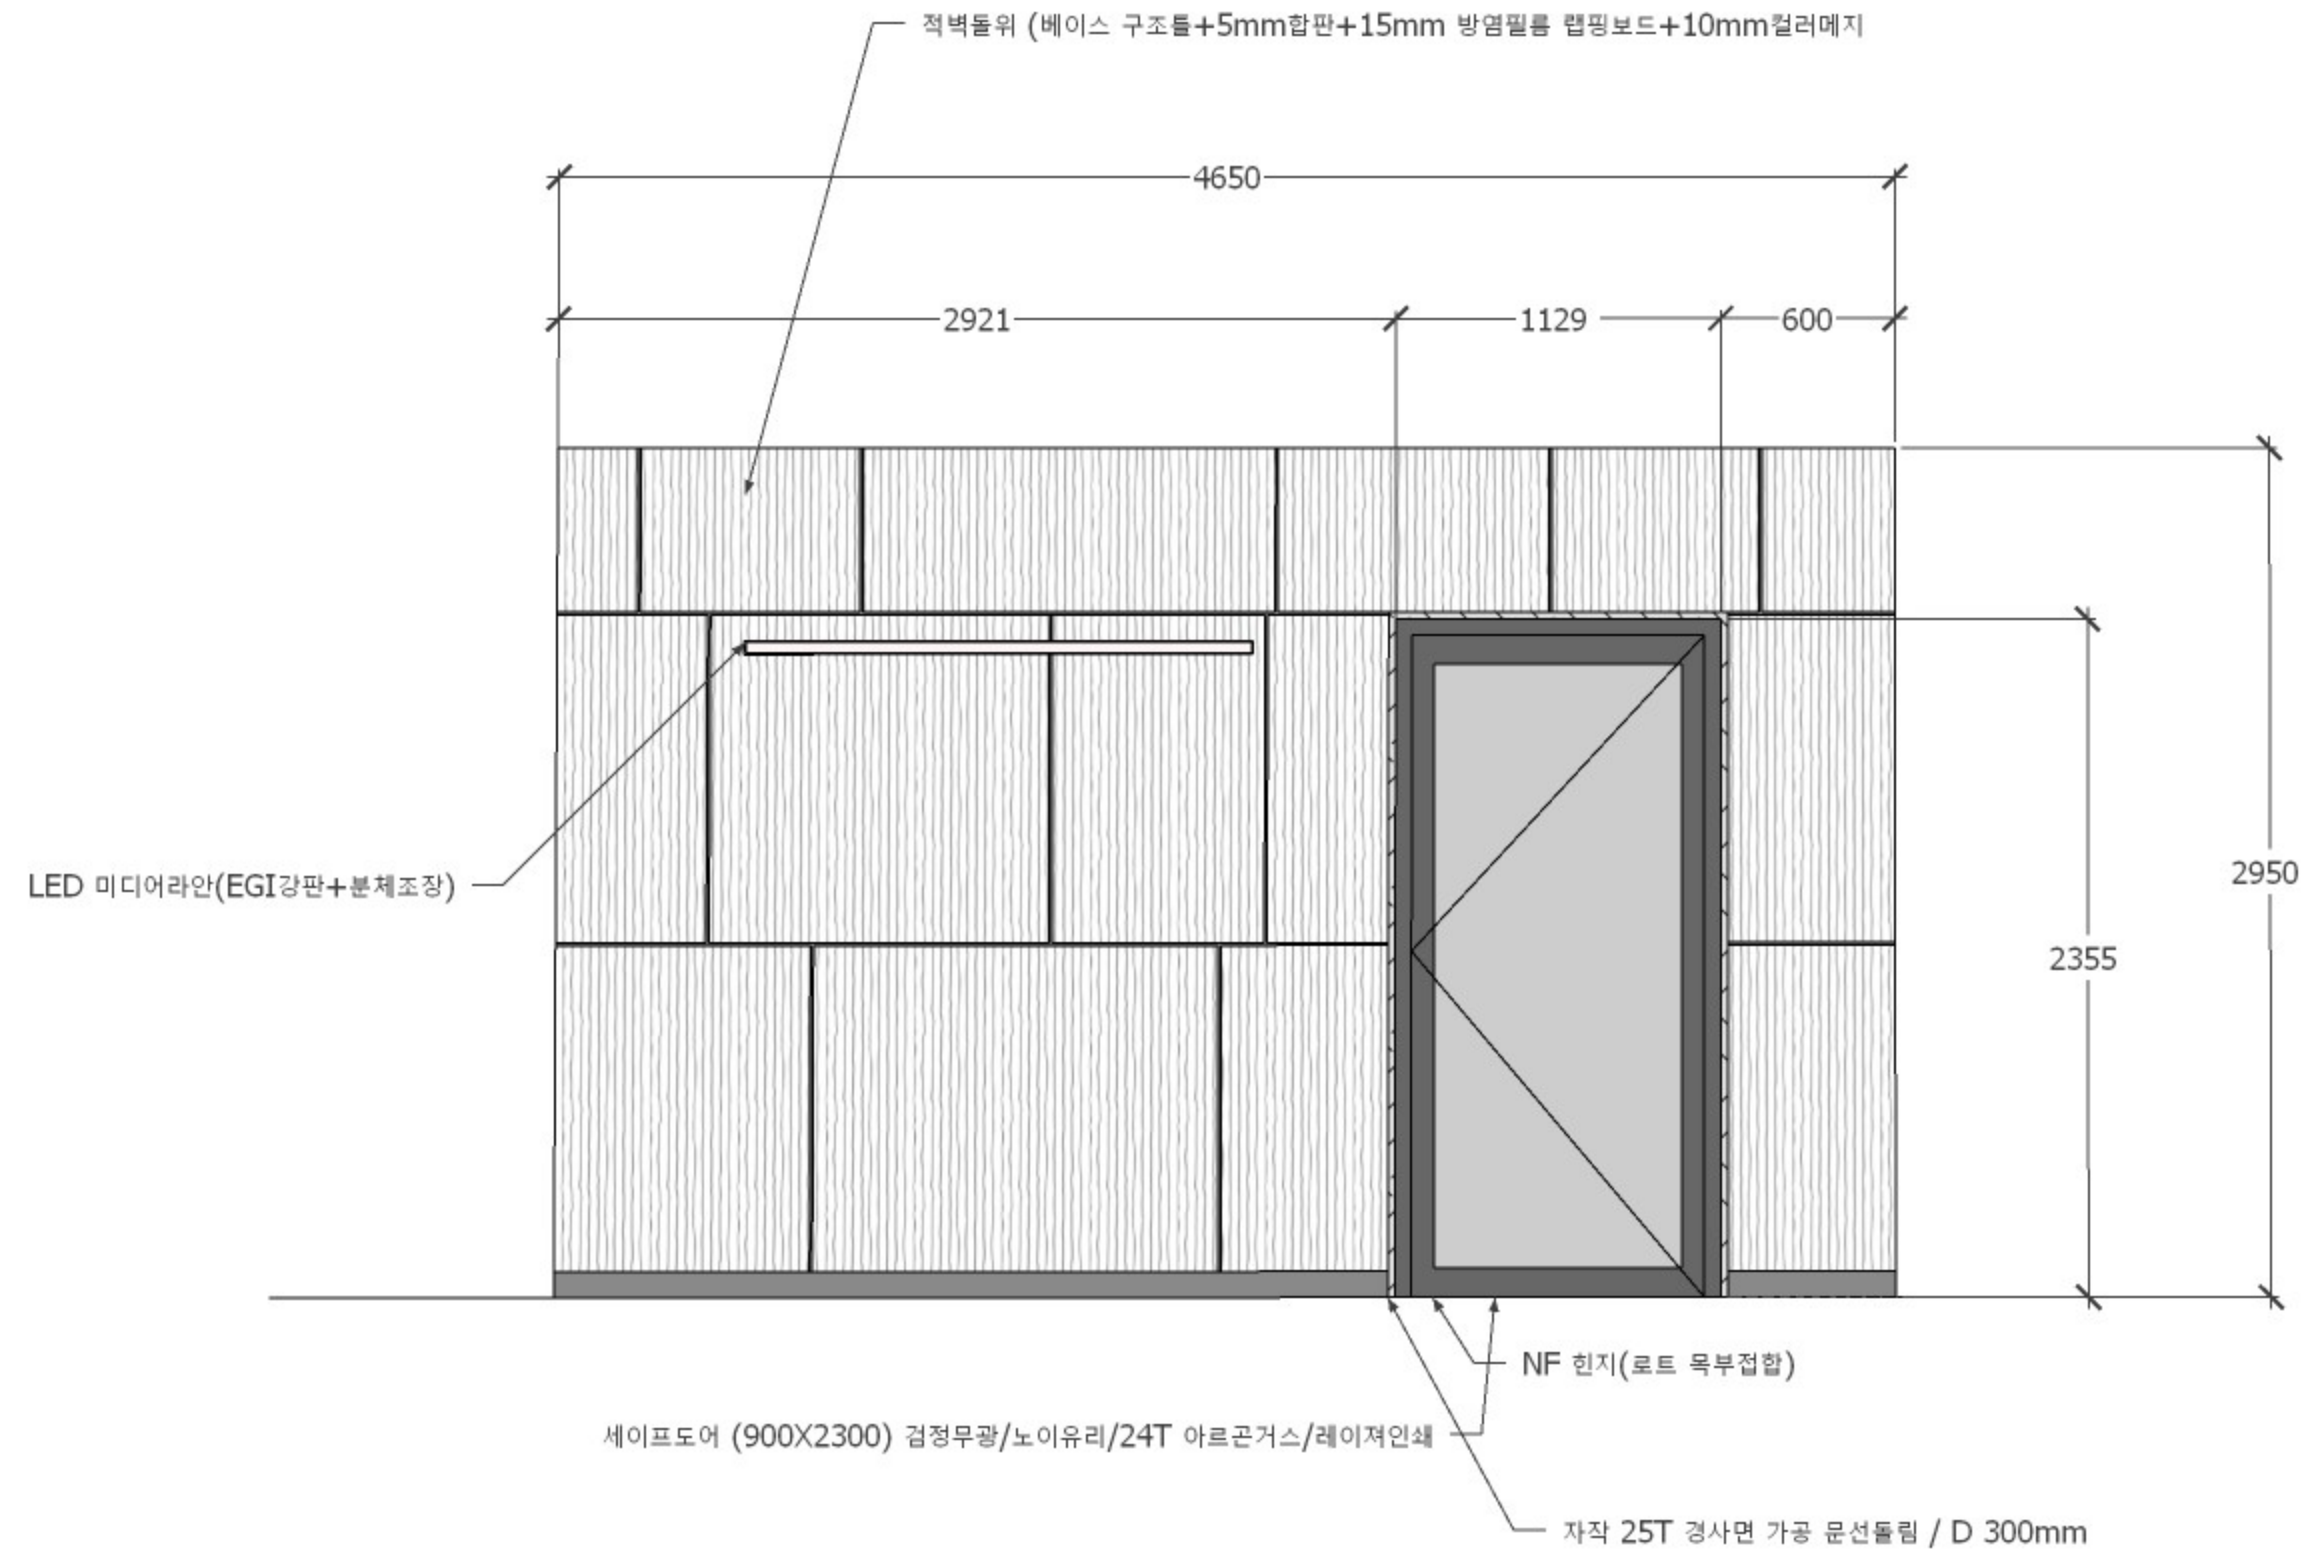


SCALE/A3 : 1/NONE

△			
△			
△			
△			
△			
△			

비전관 1층
방풍실 입면도A

세이프 양개도어 1800*2300mm 1틀

24T 로이유리 + 투명 아르곤 가스

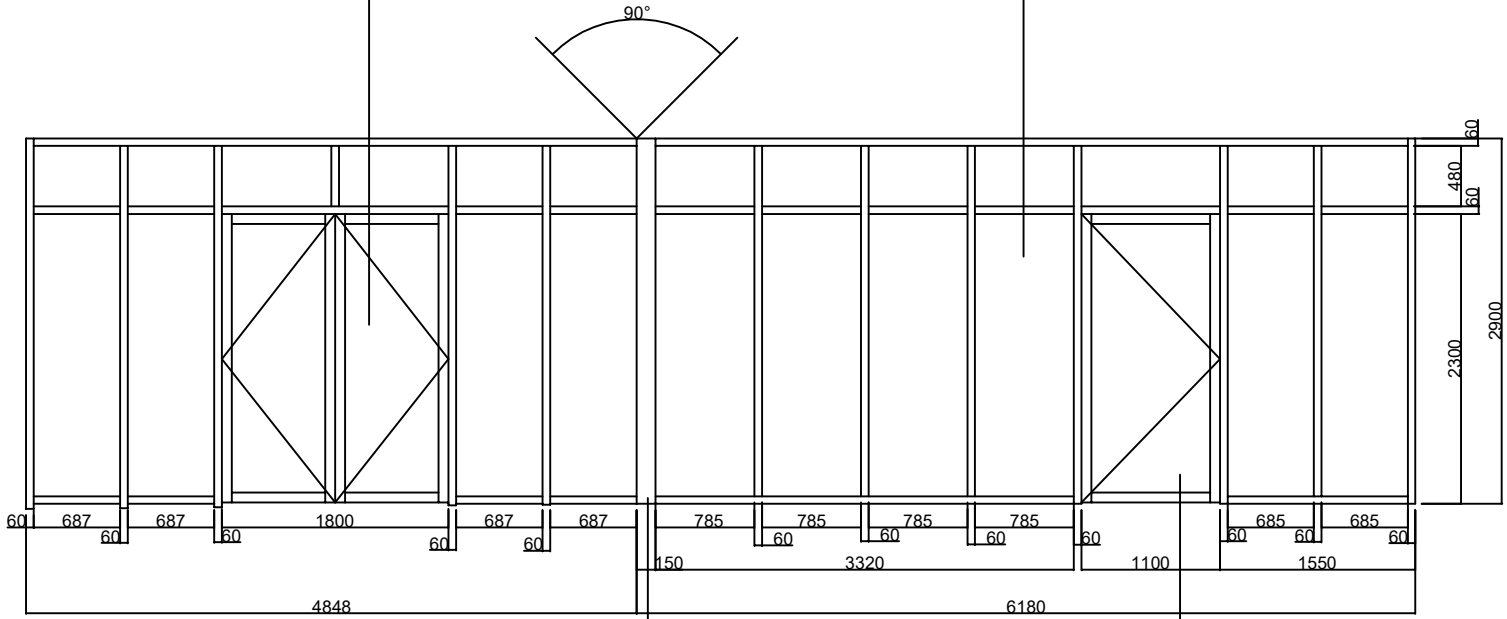

알루미늄 프레임 150*60mm 단열바

세이프 외도어 1100*2300mm 1틀

PROJECT TITLE 공 사 명

NOTE 주 기


DRAWING NO 도면 번호

SHEET NO 일련 번호

SCALE 축 척

NAME OF DRAWING 도 면 명

비전관 1F 일면도

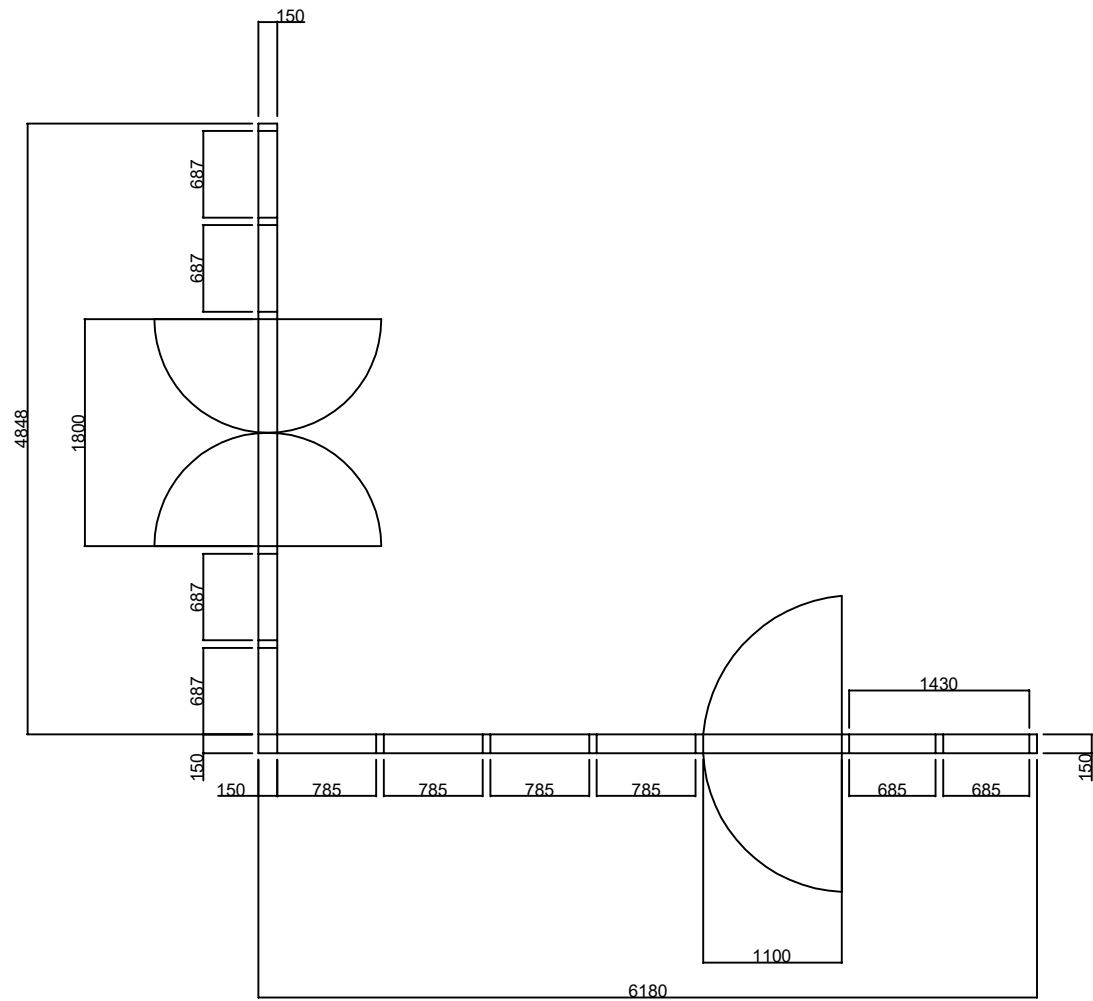

PROJECT TITLE 공 사 명

NOTE 주 기


DRAWING NO 도면 번호

SHEET NO 일련 번호

SCALE 축 척

NAME OF DRAWING 도 면 명

비전관 1F 평면도

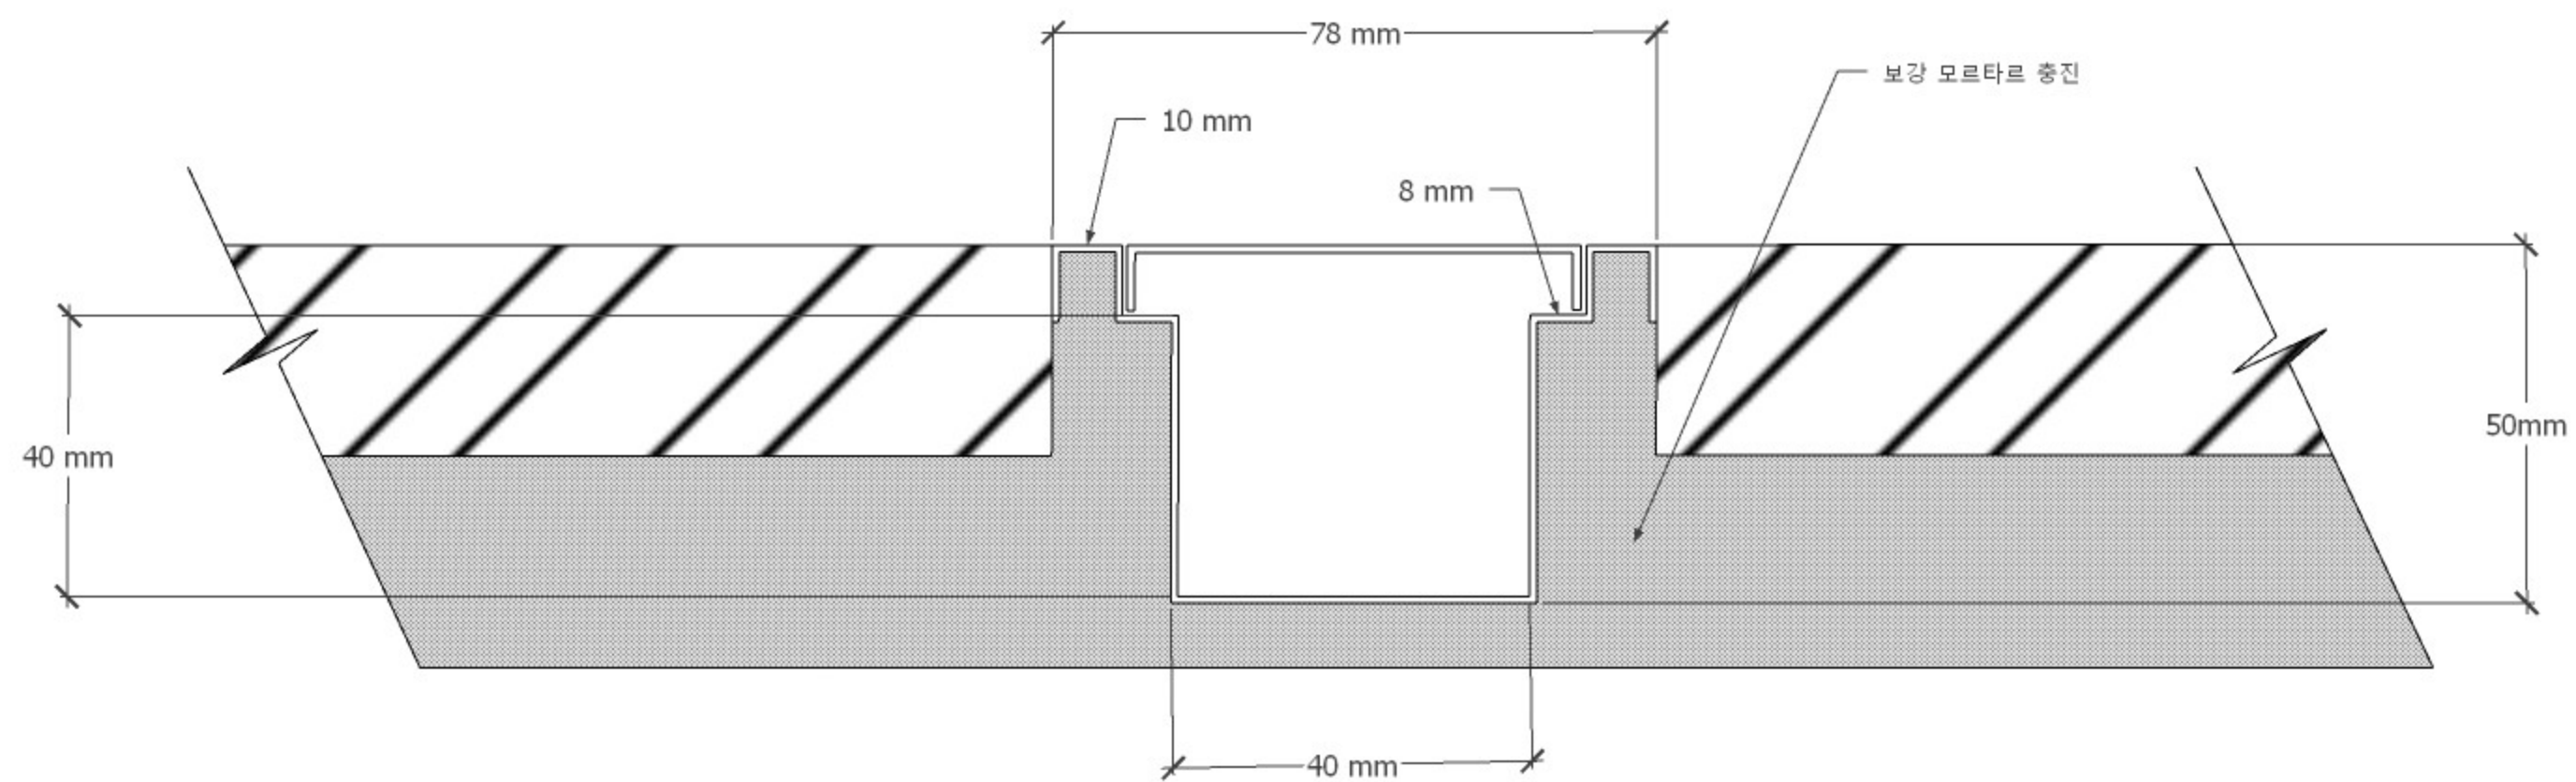


★ 방풍실 빗물고임 배수용 나인 트랜지(무공) W:1200X1EA / W:2400X1EA
1.6T/SUS / 배수관SUS 30mm 인도브럭 하부접합

SCALE/A3 : 1/NONE


△			
△			
△			
△			
△			
△			

비전관1층
트랜지 상세도

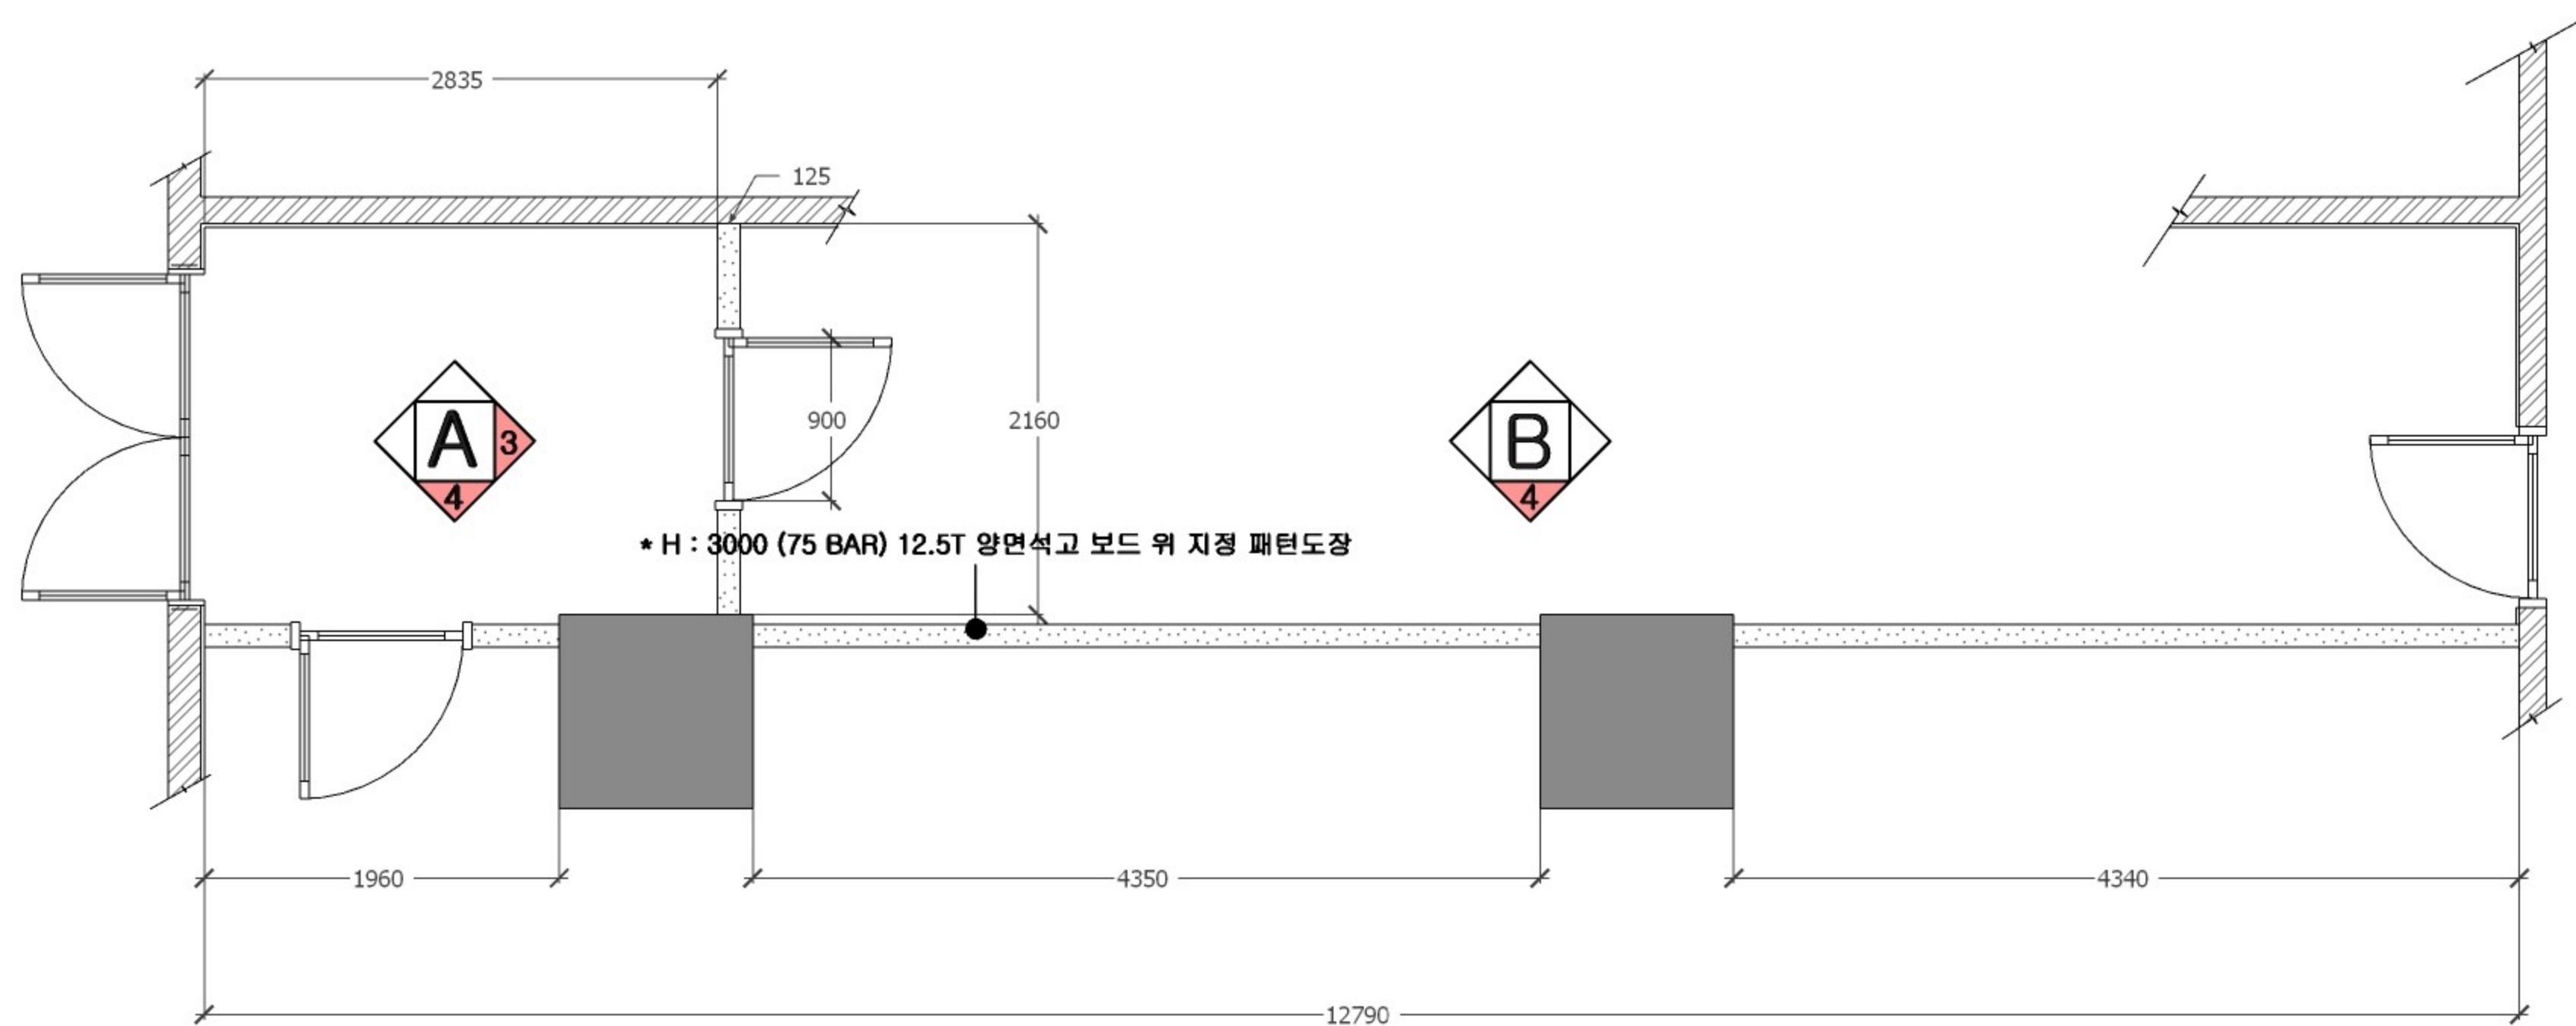

SCALE/A3 : 1/NONE



비전관 1층
파티션 계획도

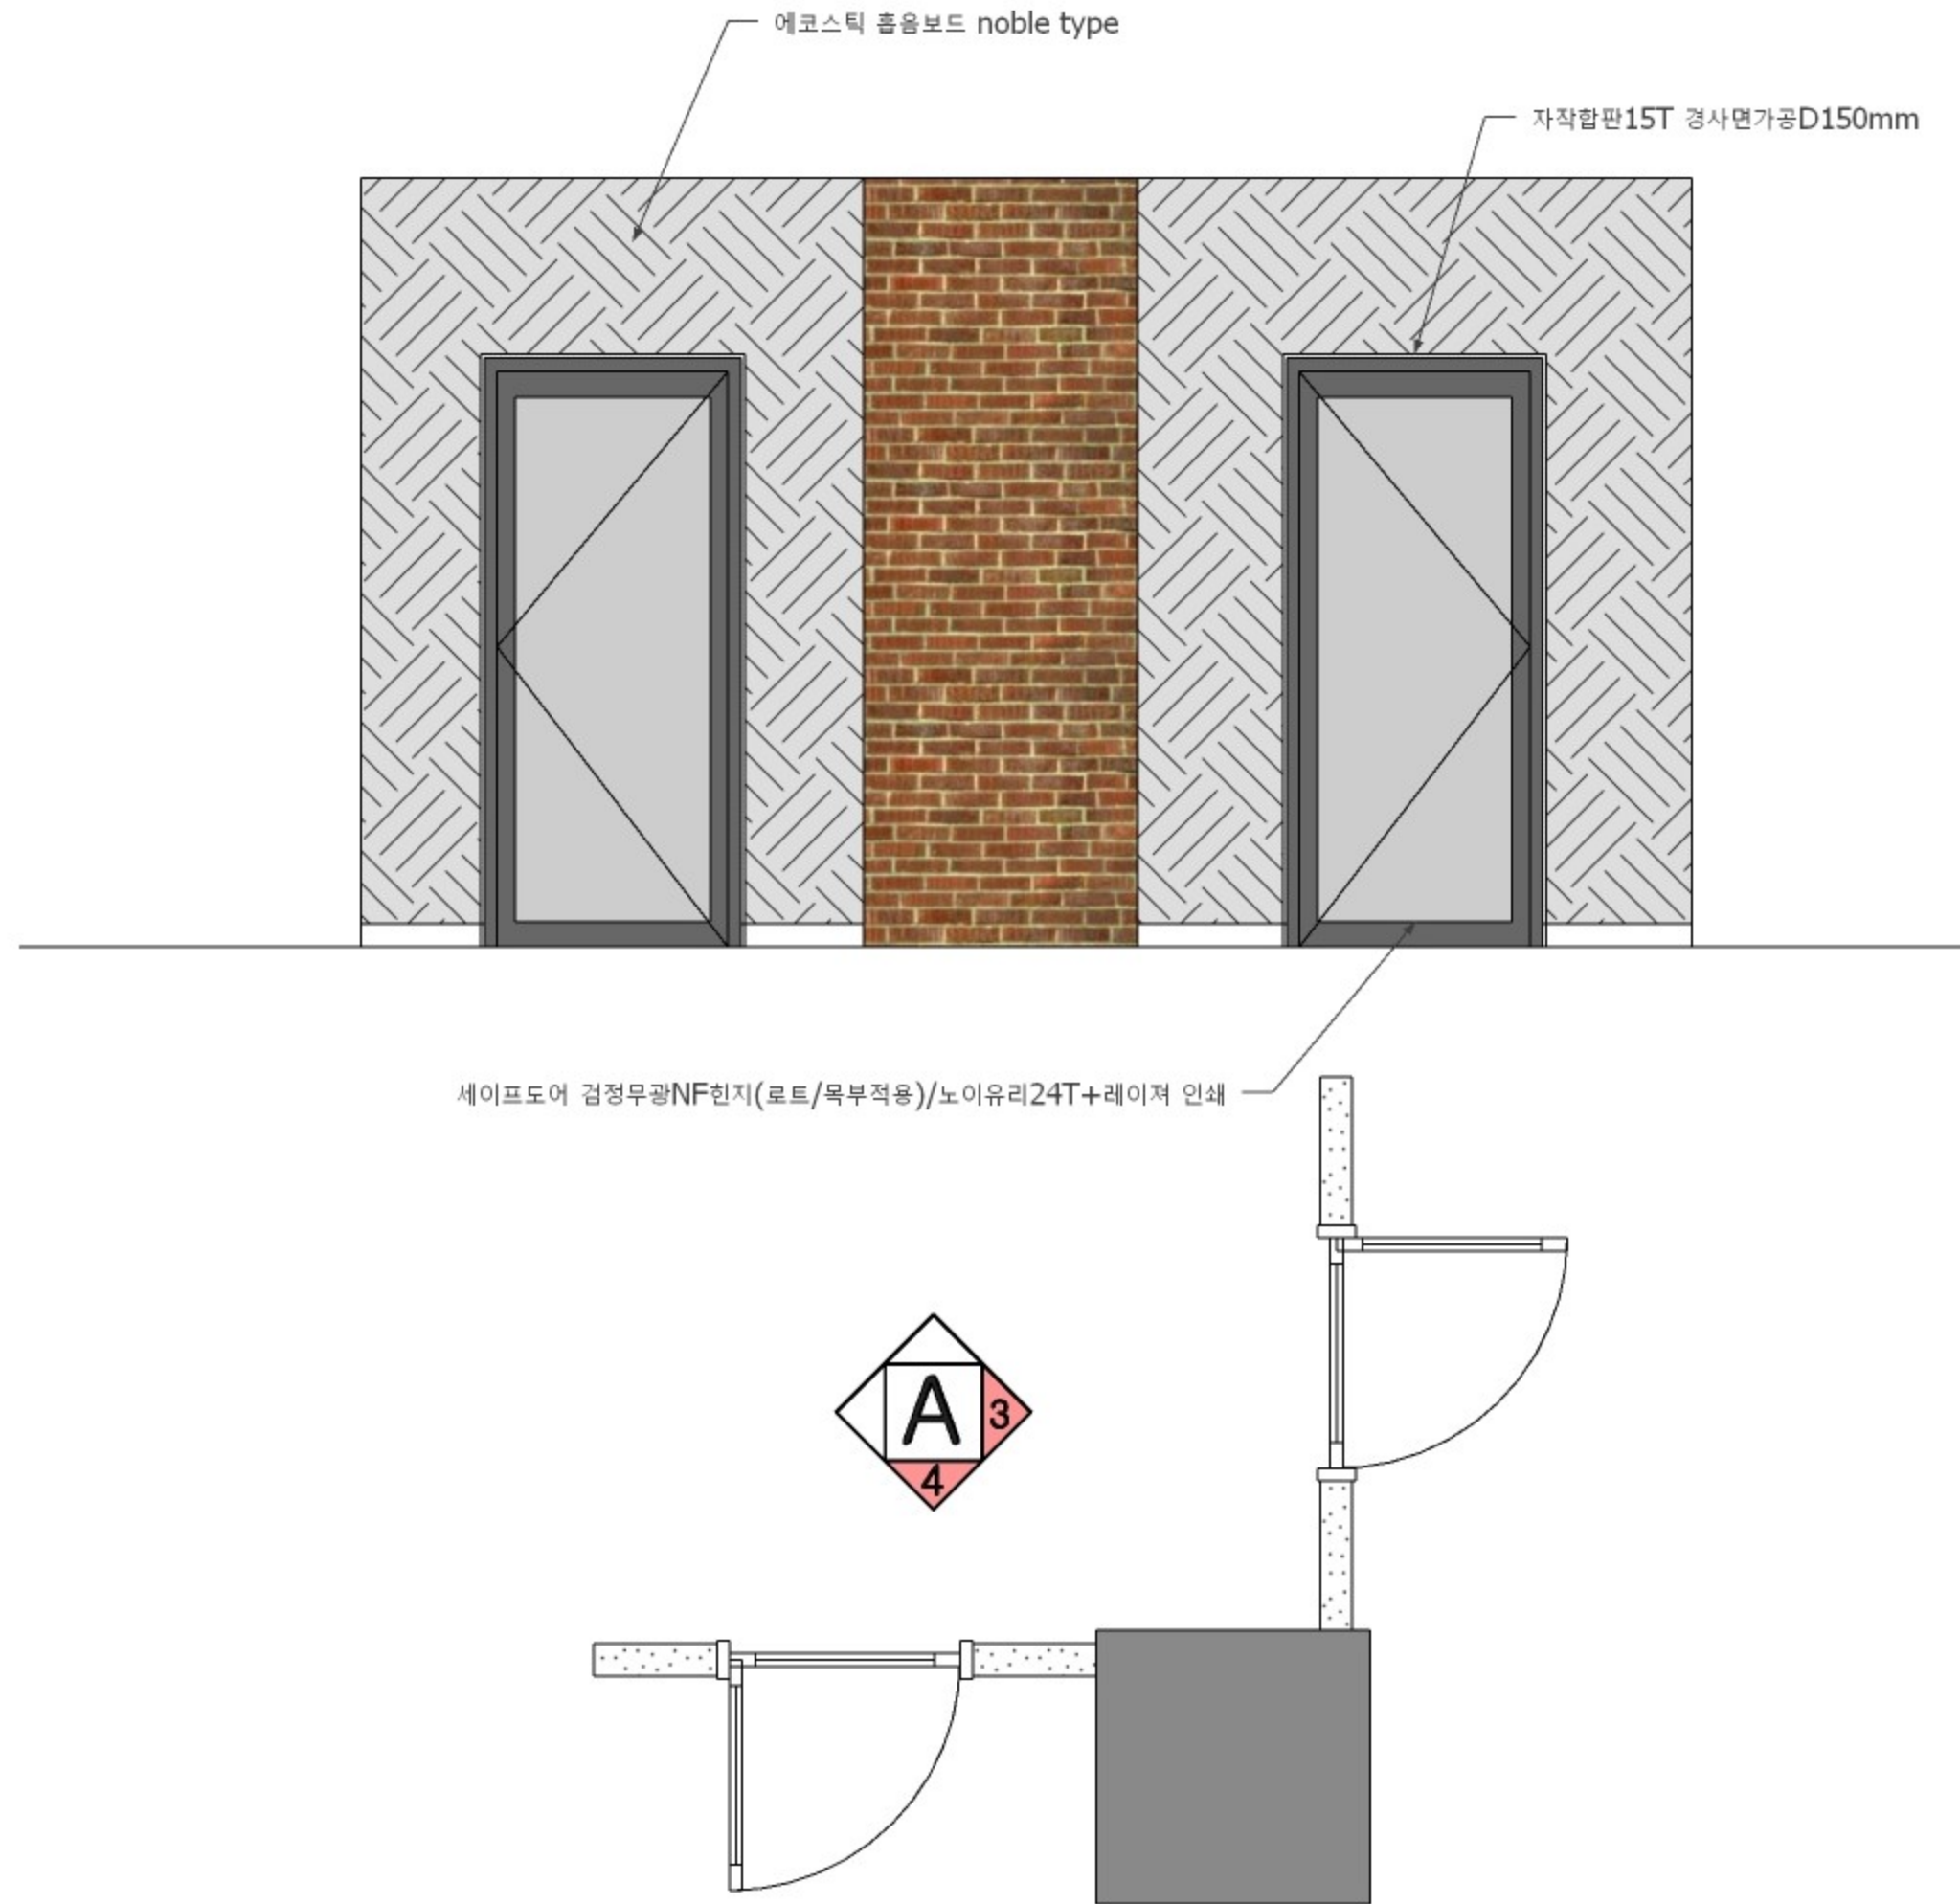

SCALE/A3 : 1/NONE

△			
△			
△			
△			
△			
△			

비전관1층
입면도A

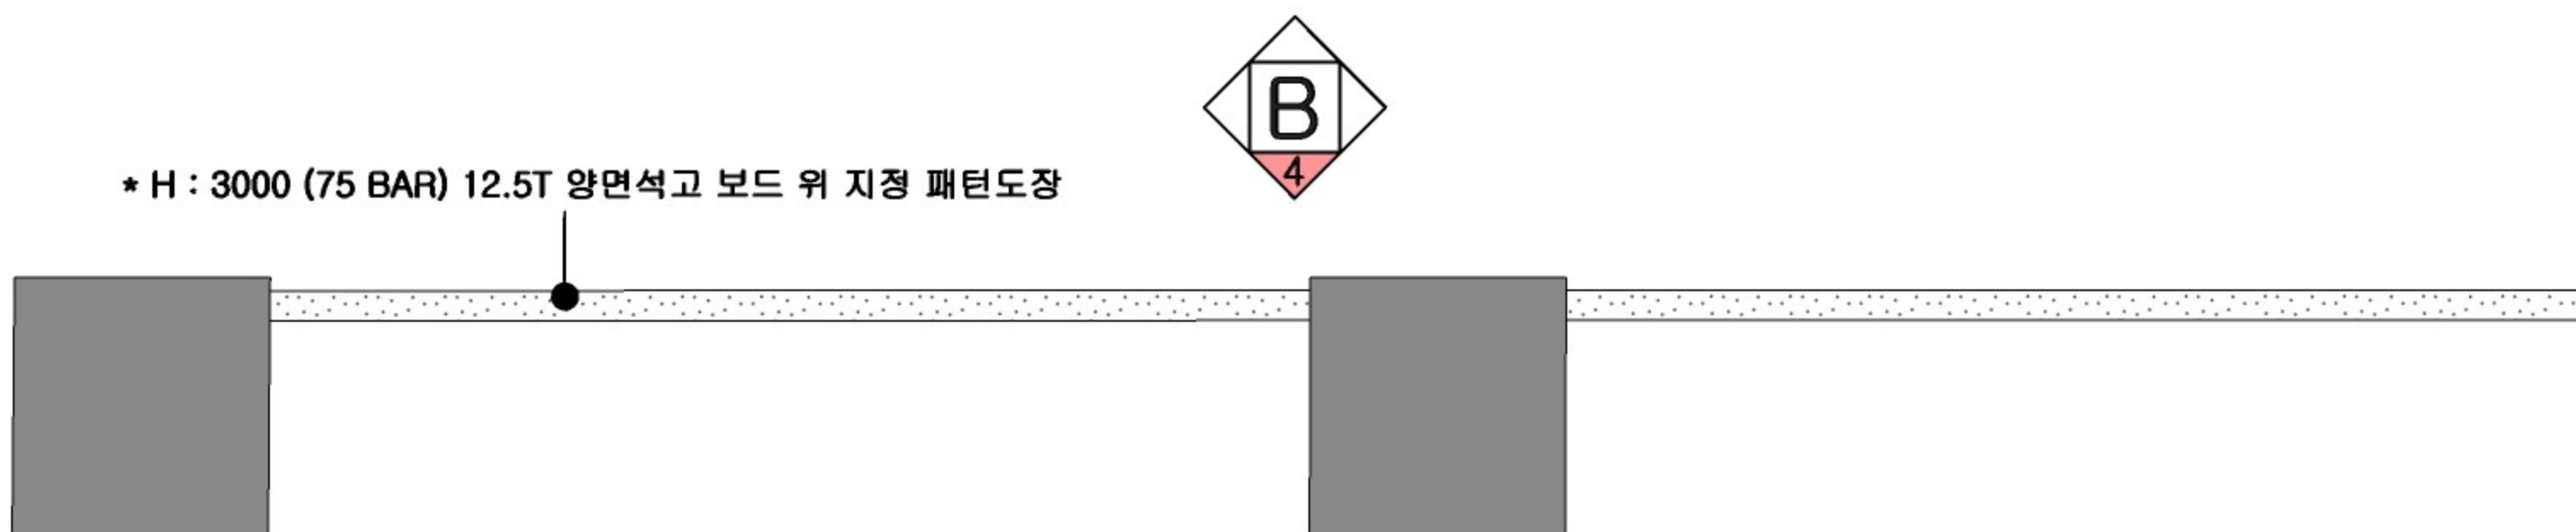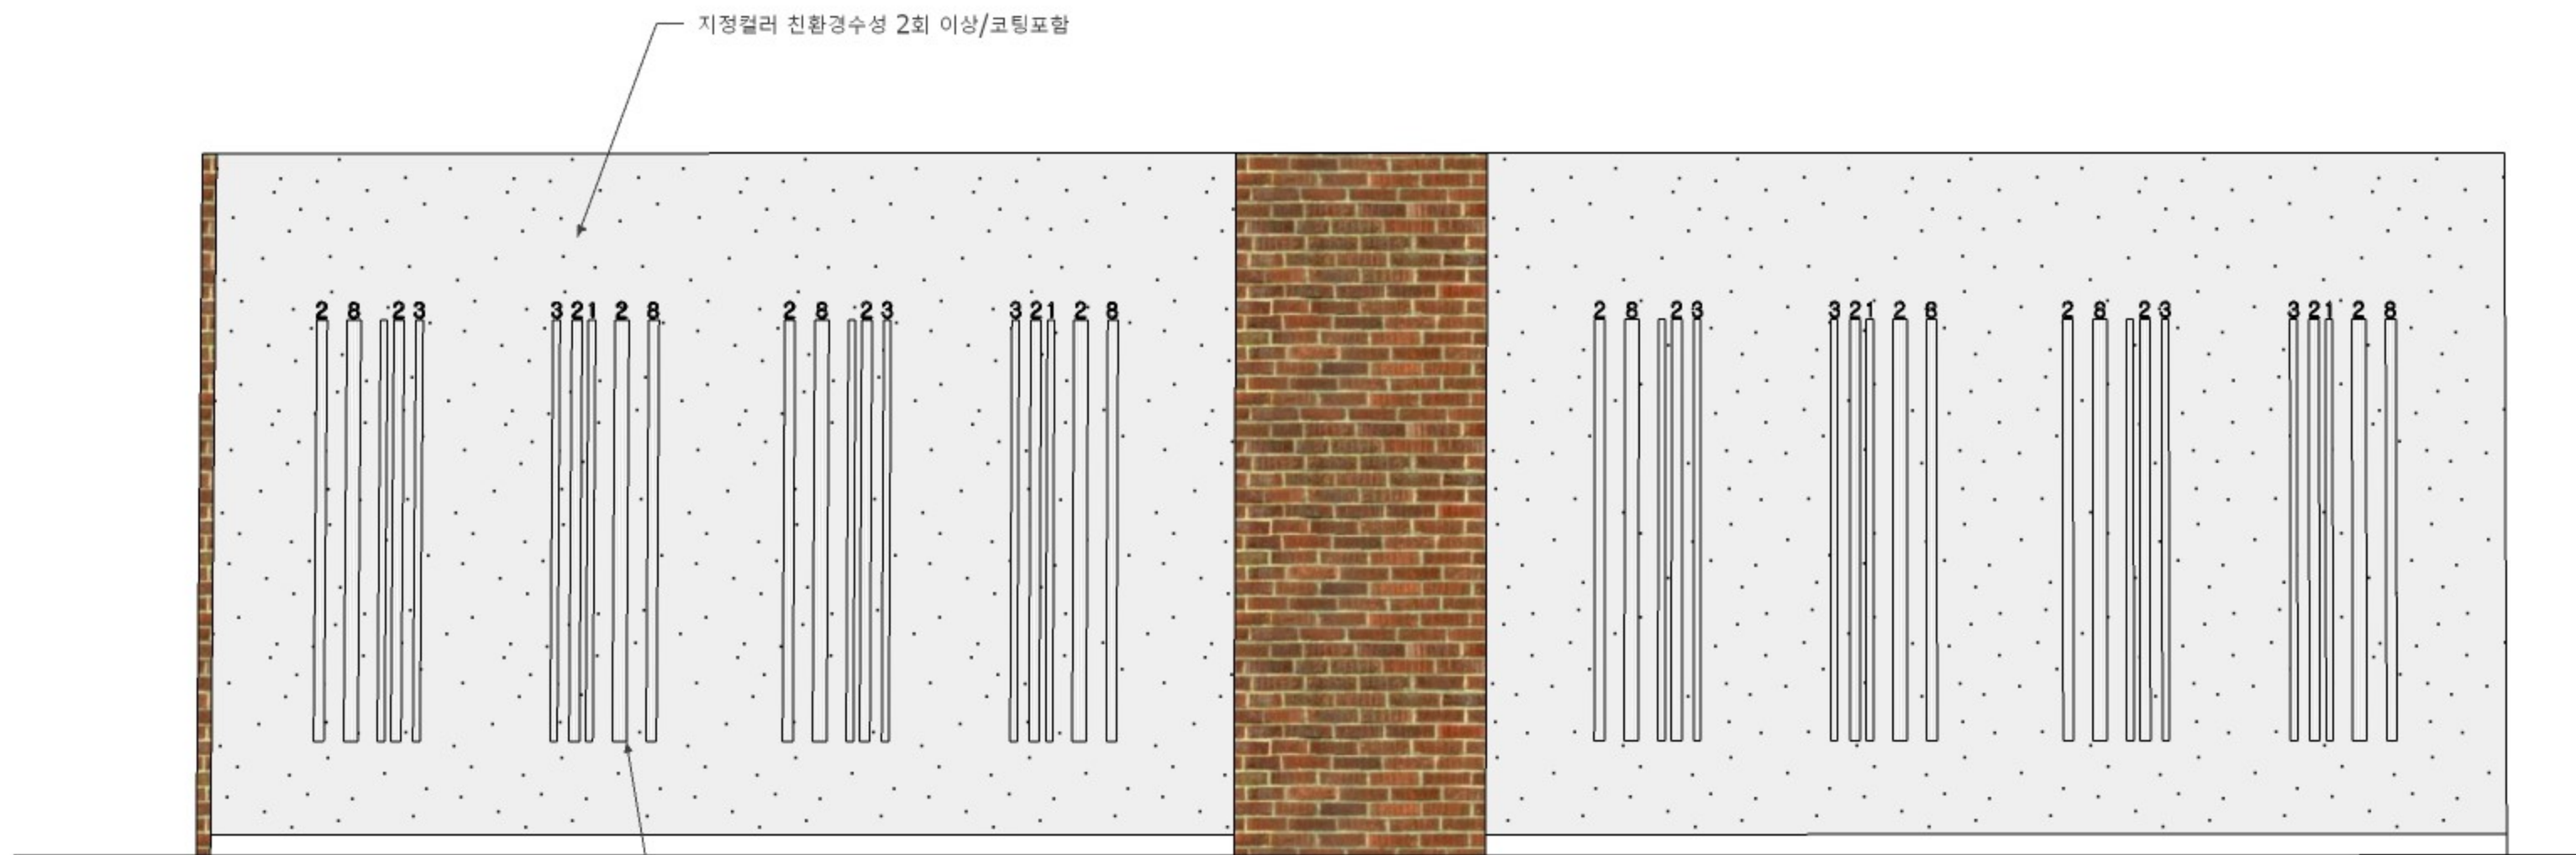

SCALE/A3 : 1/NONE

△			
△			
△			
△			
△			
△			

비전관1층
입면도 B